

PROJETO HIDROSSANITÁRIO



EMPRESA: **ENGENHARIA CONSTRUTORA E ENGENHARIA LTDA ME**
 CNPJ: 10.300.000/0001-09
 ENDEREÇO: R. DAS AMÉRICAS, 1160-000, JARDIM SÃO CARLOS, SÃO PAULO, SP

PROJETO: **PLANTA BAIXA ESGOTO, DETALHE E TUBERIA**

DATA: 01/02

RELAÇÃO DE MATERIAIS --- ESGOTO

DESCRIÇÃO	QUANTIDADE
Adaptador de 2" de Diâmetro Série Normal - 4x1/2"	08un
Adaptador de 2" de Vaso Sanitário Série Normal 100mm	13un
Bucha de Redução Longa Série Normal 50x40mm	12un
Cabo de Sifonaria DN 50	02un
Cabo de Inservação/Interrupção 150mm de Alt. Total. Capax. 100m e 20m. 100mm com Tampa	02un
Cabo Sifonaria Montado com Graxa e Ponta Graxa 150 x 150 x 30 - Resinado	02un
Curva 45° Longa Esq. 100mm	08un
Diante 45° Esq. 40mm com Bases Lineas	02un
Diante 45° Esq. 50mm	07un
Diante 90° Esq. 100mm	07un
Diante 90° Esq. 40mm	04un
Diante 90° Esq. 50mm	04un
Junção Simples Esq. 50mm	02un
Redução Esférica - 75x50mm	02un
Tª Série Normal 100mm	02un
Tª Série Normal 100x50mm	04un
Tª Série Normal 40mm com Bases Lineas	04un
Tª Série Normal 50mm	04un
Terminal de Ventilação Série Normal 50mm	02un
Tubo de PVC PB, Inclusive Conexões e Suportes 40mm	06,00m
Tubo de PVC PB, Inclusive Conexões e Suportes 50mm	03,00m
Tubo de PVC PB, Inclusive Conexões e Suportes 100mm	07,20m

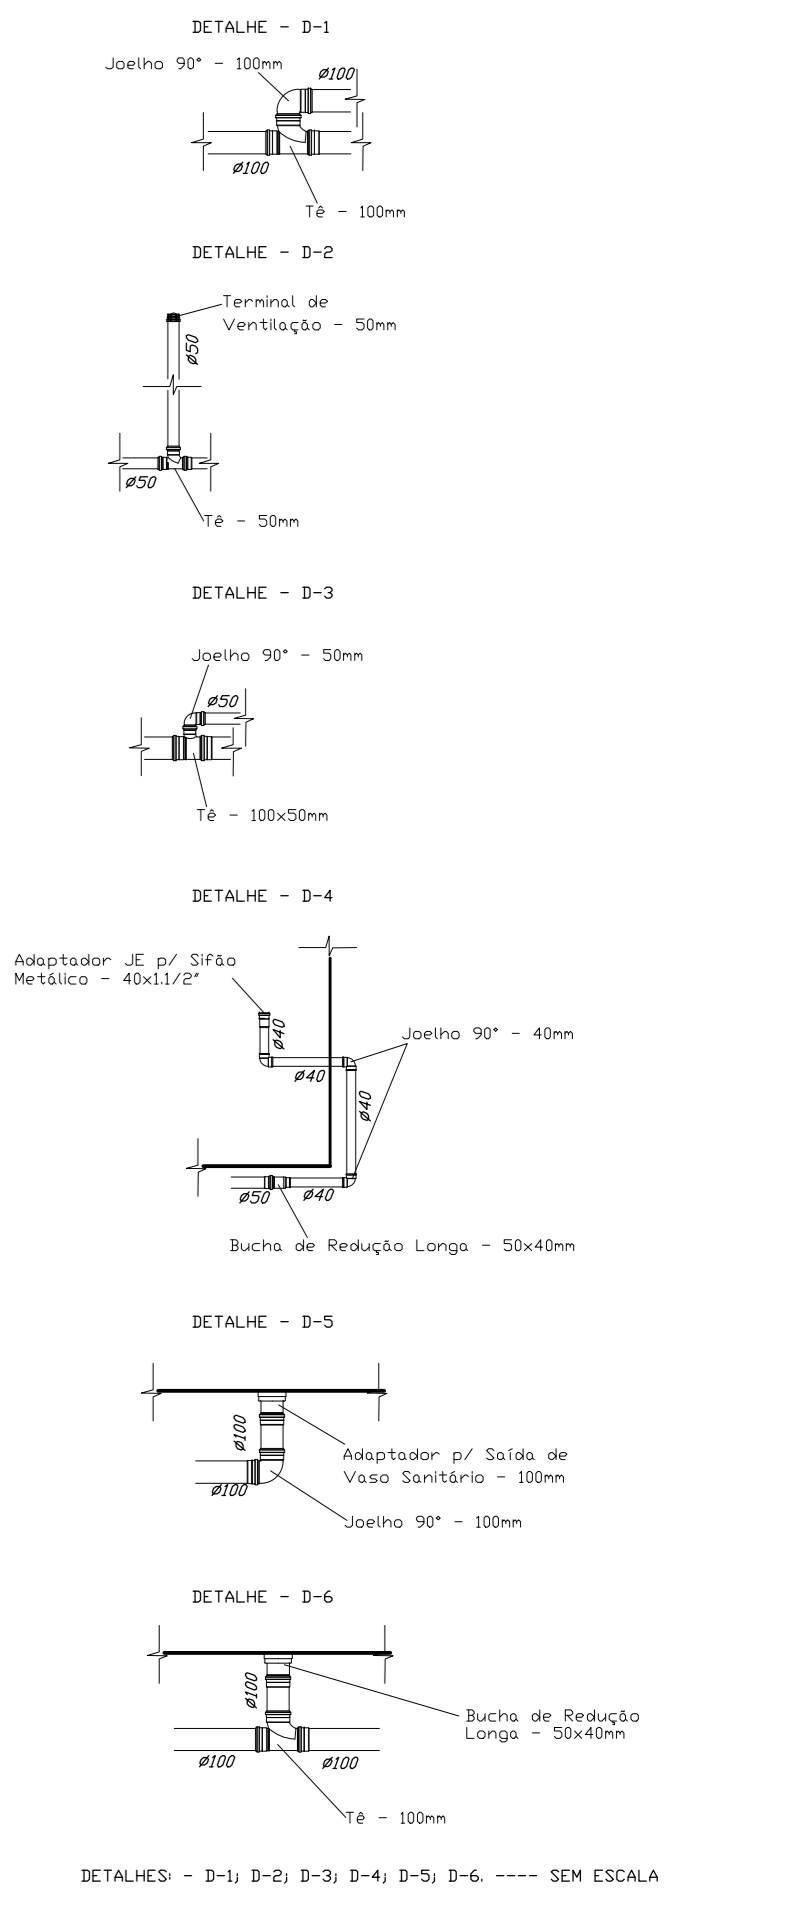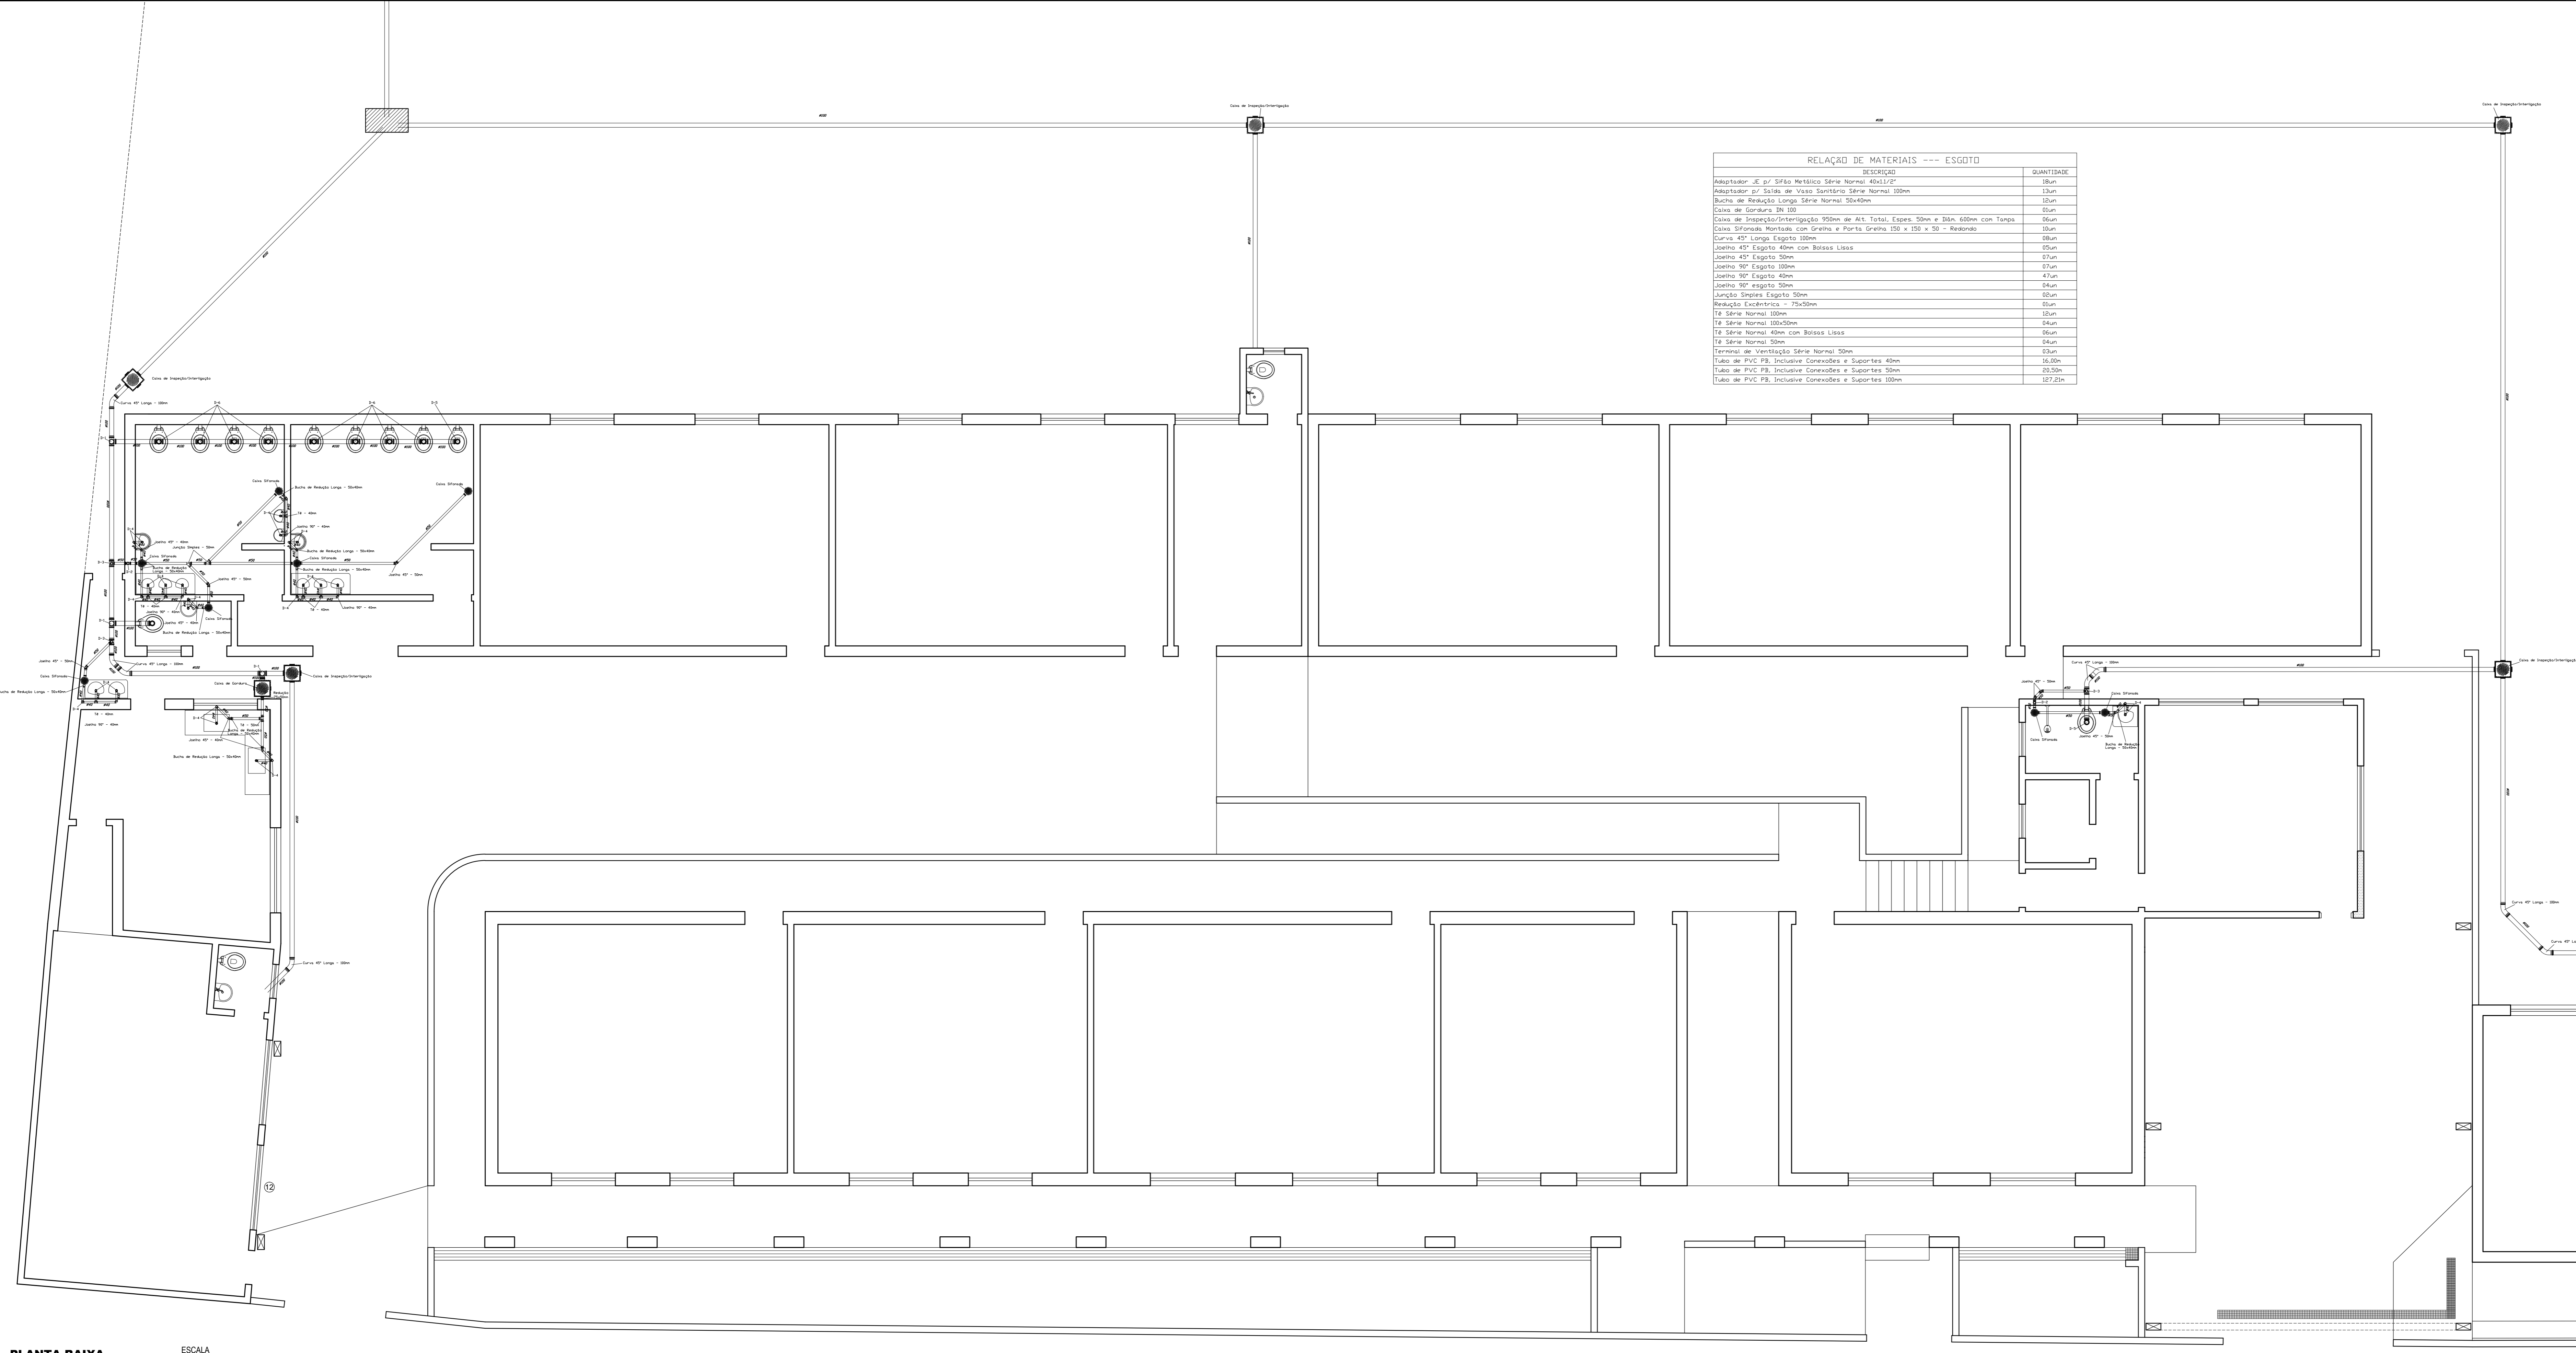

PLANTA BAIXA ESCALA 1:40
 SANITÁRIO - ESGOTO